


**WENTYLACJA WYWIEWNA  
W POM. SANITARNYCH**

**OZNACZENIA**

- \_\_\_\_\_ instalacja wody zimnej
- \_\_\_\_\_ instalacja wody ciepłej
- \_\_\_\_\_ instalacja cyrkulacji
- \_\_\_\_\_ instalacja hydrantowa

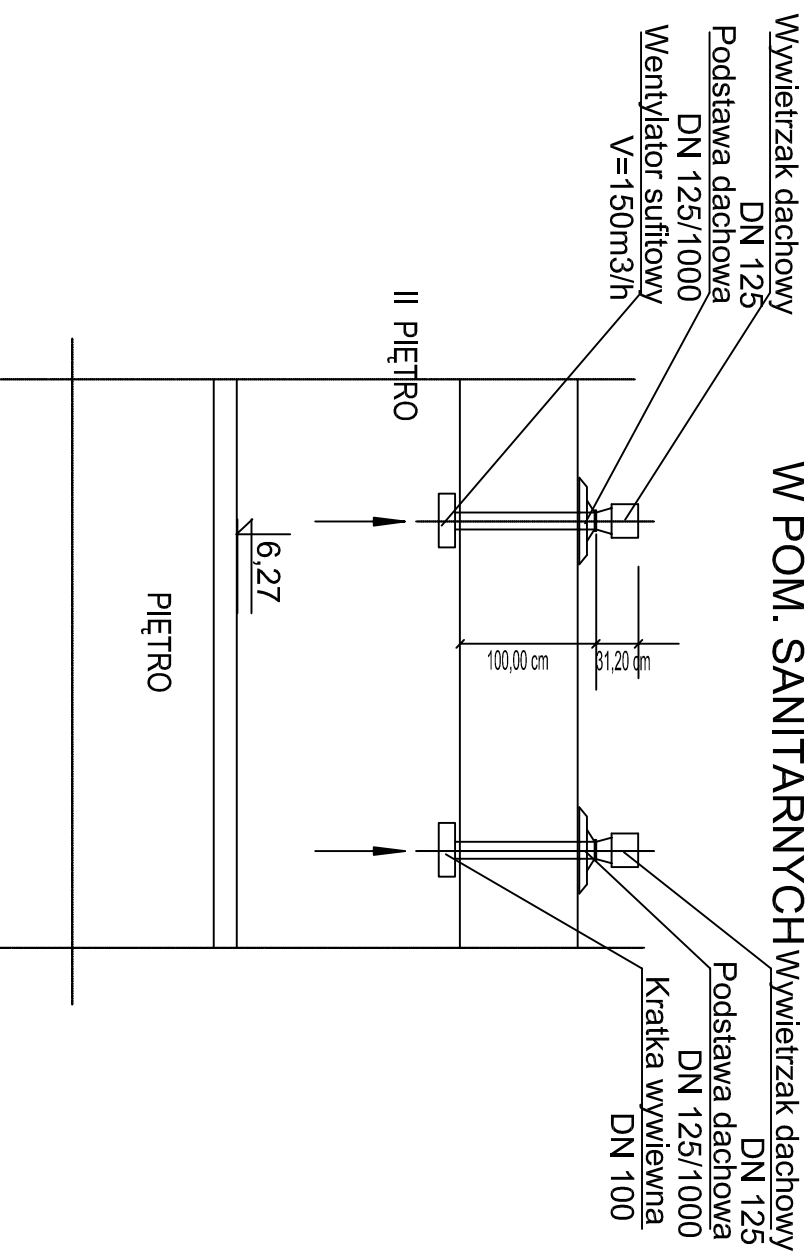

Tytuł rysunku <b>INSTALACJA WOD. - KAN. ROZWINIĘCIE INSTALACJI WODY ZIMNEJ CIEPŁEJ, CYRKULACJI I HYDRANTOWEJ</b>		Nazwisko mgr inż. D. Okaniewicz		upr.nr 805/88		Data .05.2006		Podpis	
Obiekt BUD. KLUBU SPORTOWEGO 44-230 CZERWIONKA-LESZCZYN, ul. Wolności 2a		Kier. zesp. mgr inż. P. Renke		Nr projektu 518/02		Data .05.2006		Podpis	
Inwestor URZĄD GMINY I MASTA CZERWIONKA-LESZCZYN 44-230 Czerwionka-Leszczyny, ul. Parkowa 9		Stadium PROJEKT BUDOWLANO-WYKONAWCZY		Nr projektu 38/09/BR/2006		Data		Podpis	
BAUREN Renke Piotr ul. Ceglana 16 44-200 Rybnik		PRACOWNIA PROJEKTOWA ul. Świerkawska 12 44-200 Rybnik		Skala 1:100		Numer rysunku <b>5/SWK</b>		Podpis	